
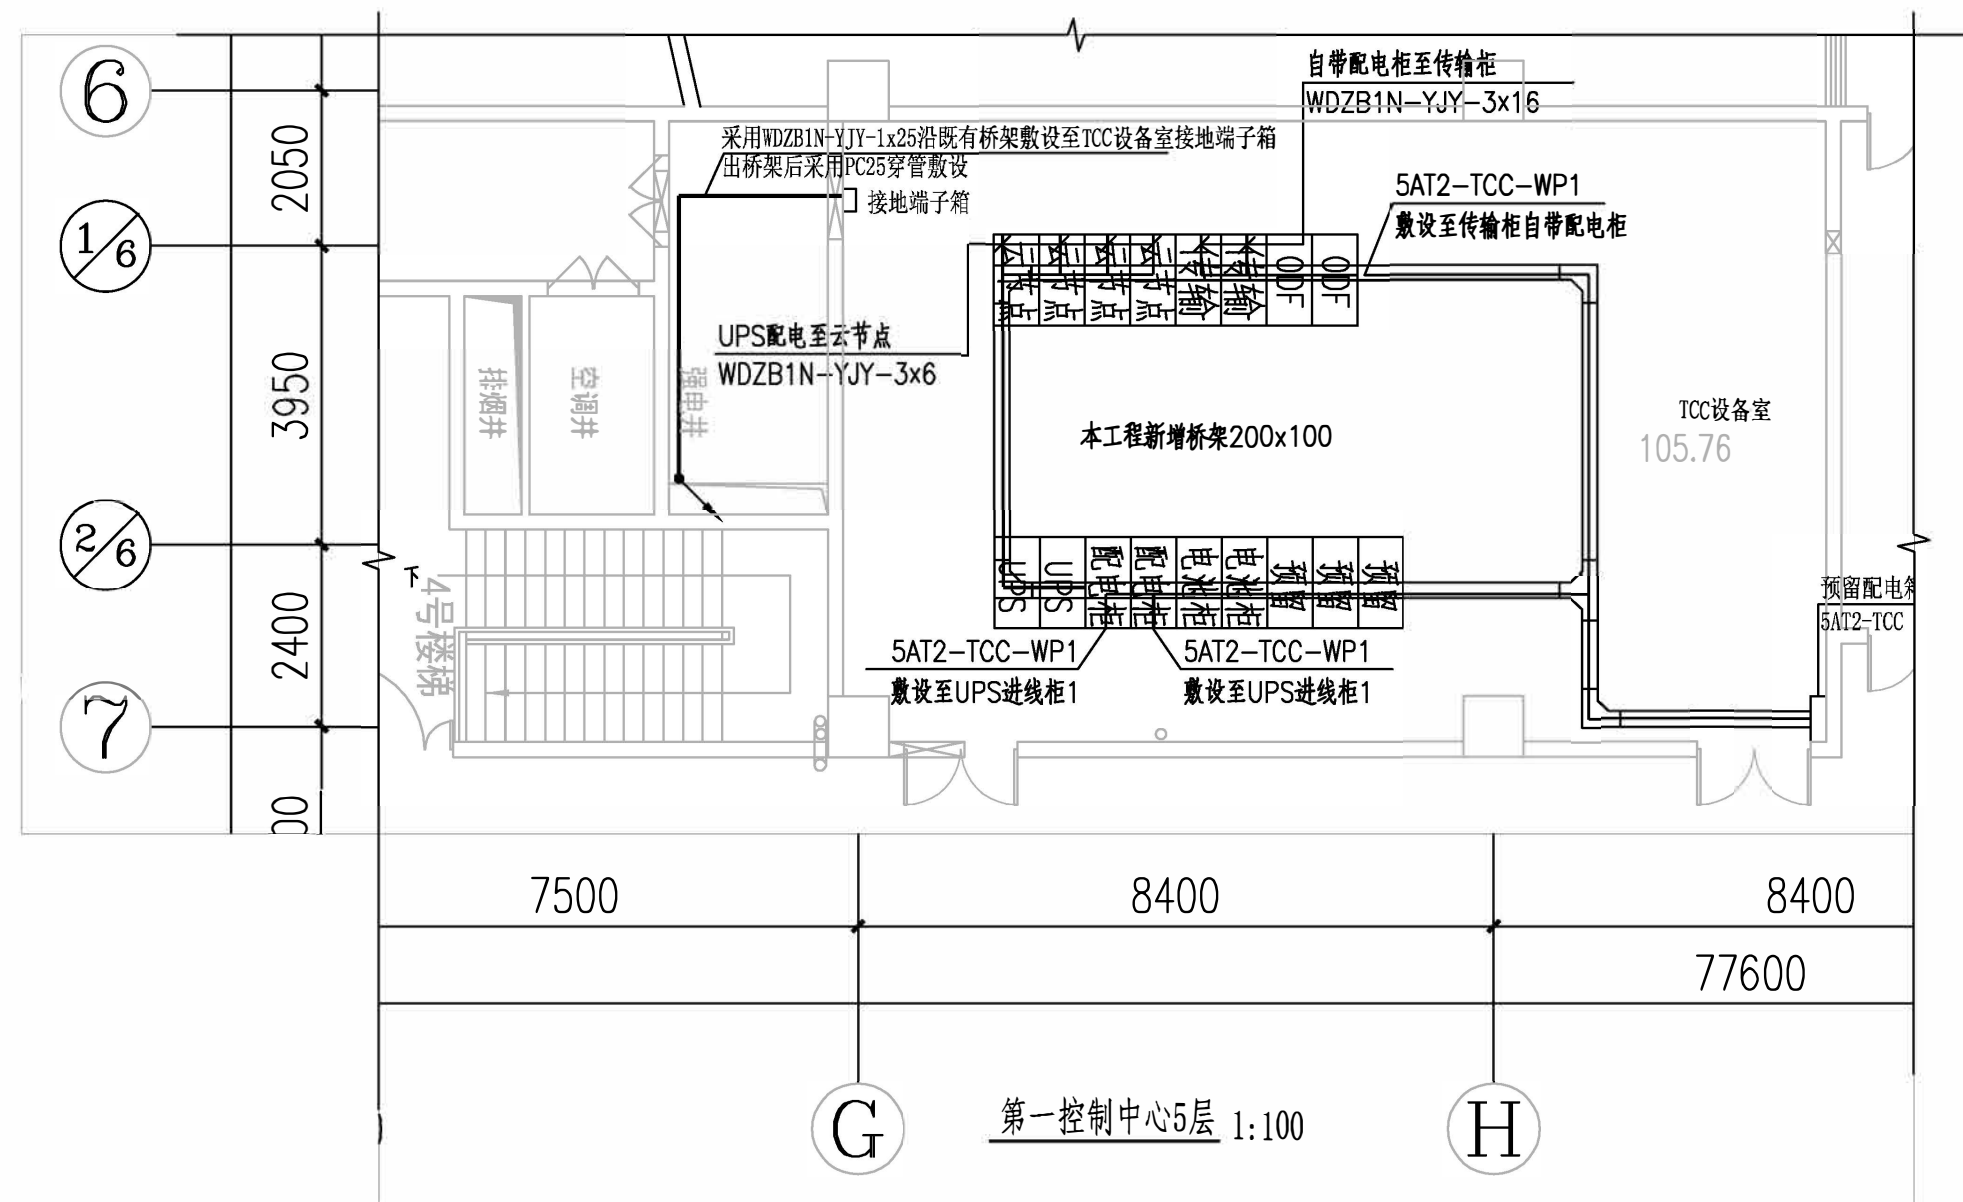
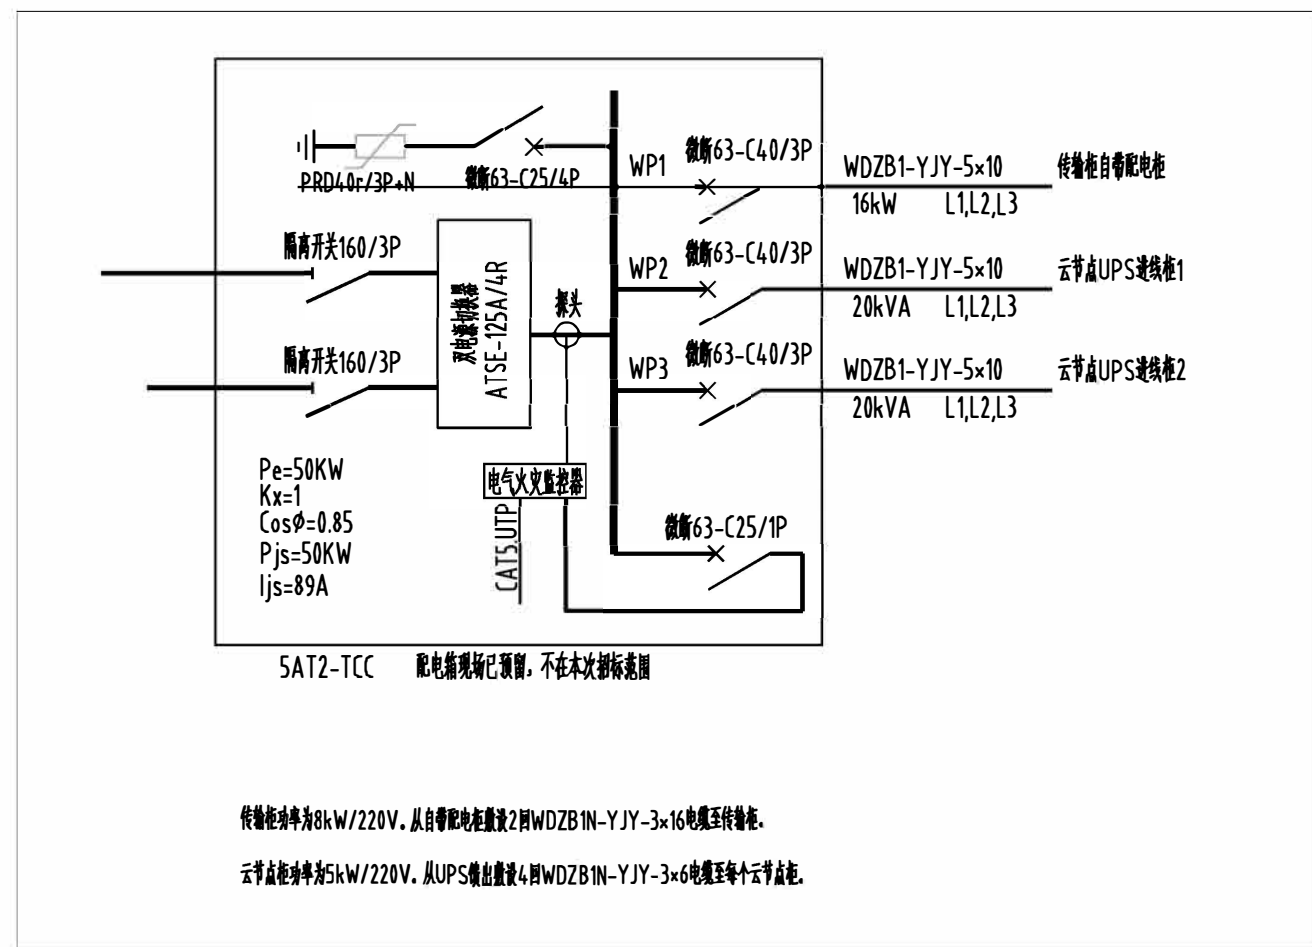


[illegible]

本图仅作为施工招标使用,仅为示意,最终施工范围以施工图为准。

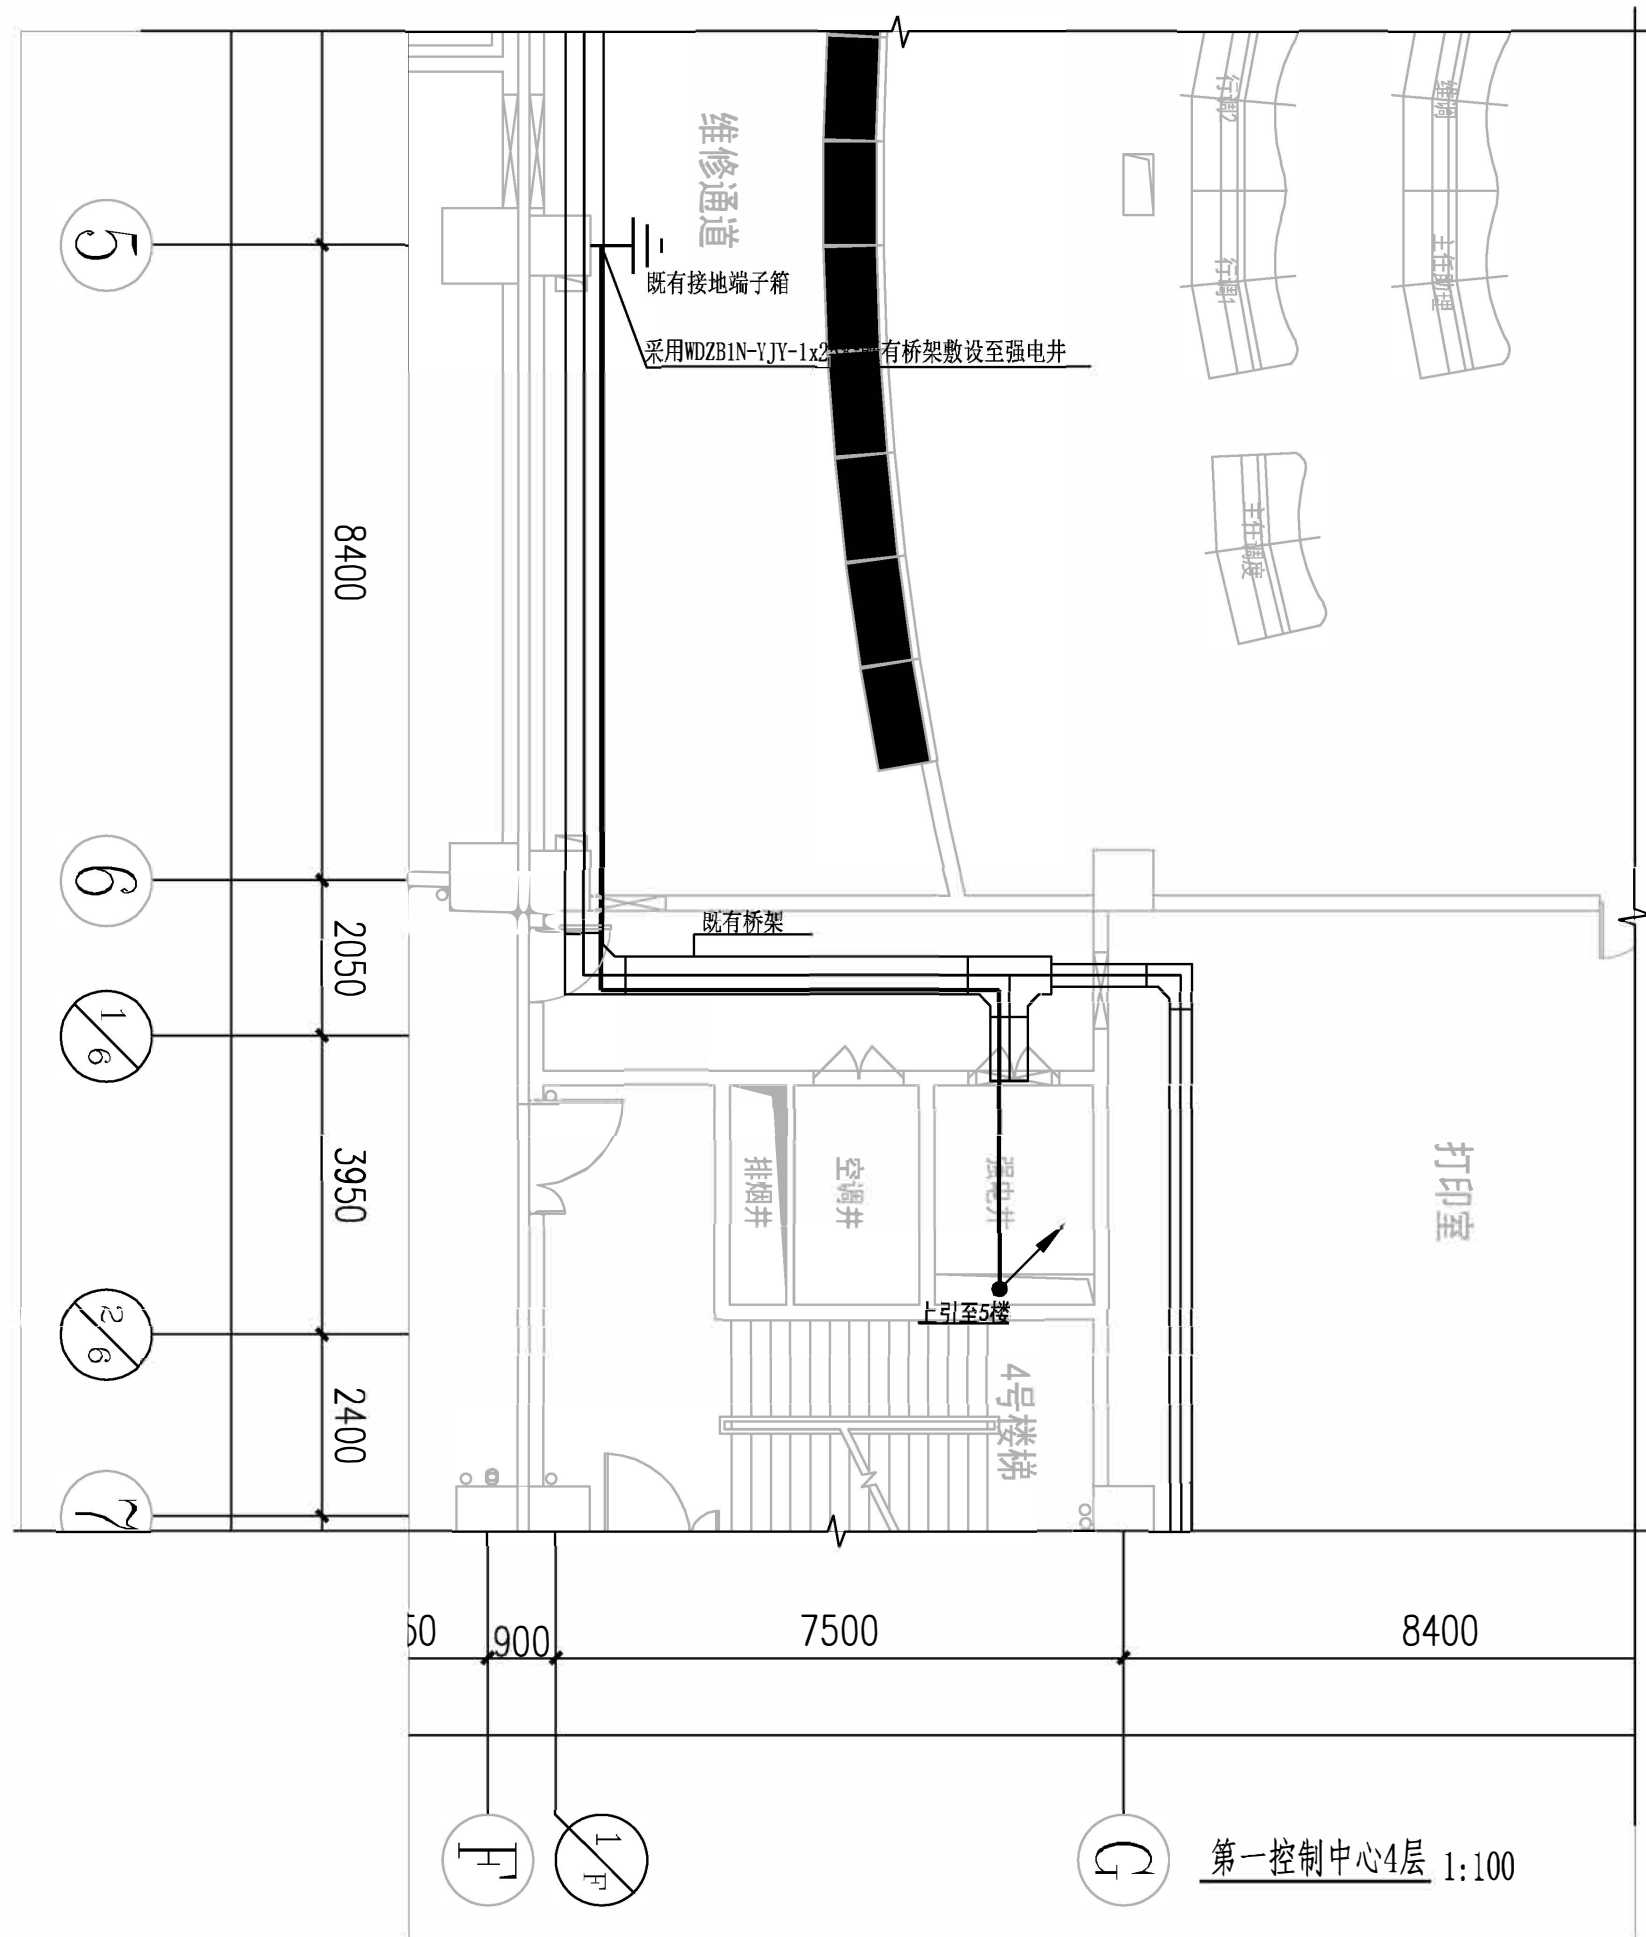

总体审定 TOTAL AUTHORIZED			系统审定 SYSTEM AUTHORIZED		工 程 名 称		长沙市轨道交通线网云资源施工安装工程					
建设单位	长沙市轨道交通运营有限公司			项目负责人	熊晓峰	熊晓峰	审 定			图 名	桂花路第一控制中心	业务号
总体单位	广州地铁设计研究院股份有限公司			校 核	段其峰	段其峰	审 核	熊晓峰	熊晓峰		配电系统图	阶 段
设计单位	广州地铁设计研究院股份有限公司			专业负责人	肖振鹏	肖振鹏	设 计	肖振鹏	肖振鹏	图号/电子文档:	YYZ-Z-009	日期
											2024.02	