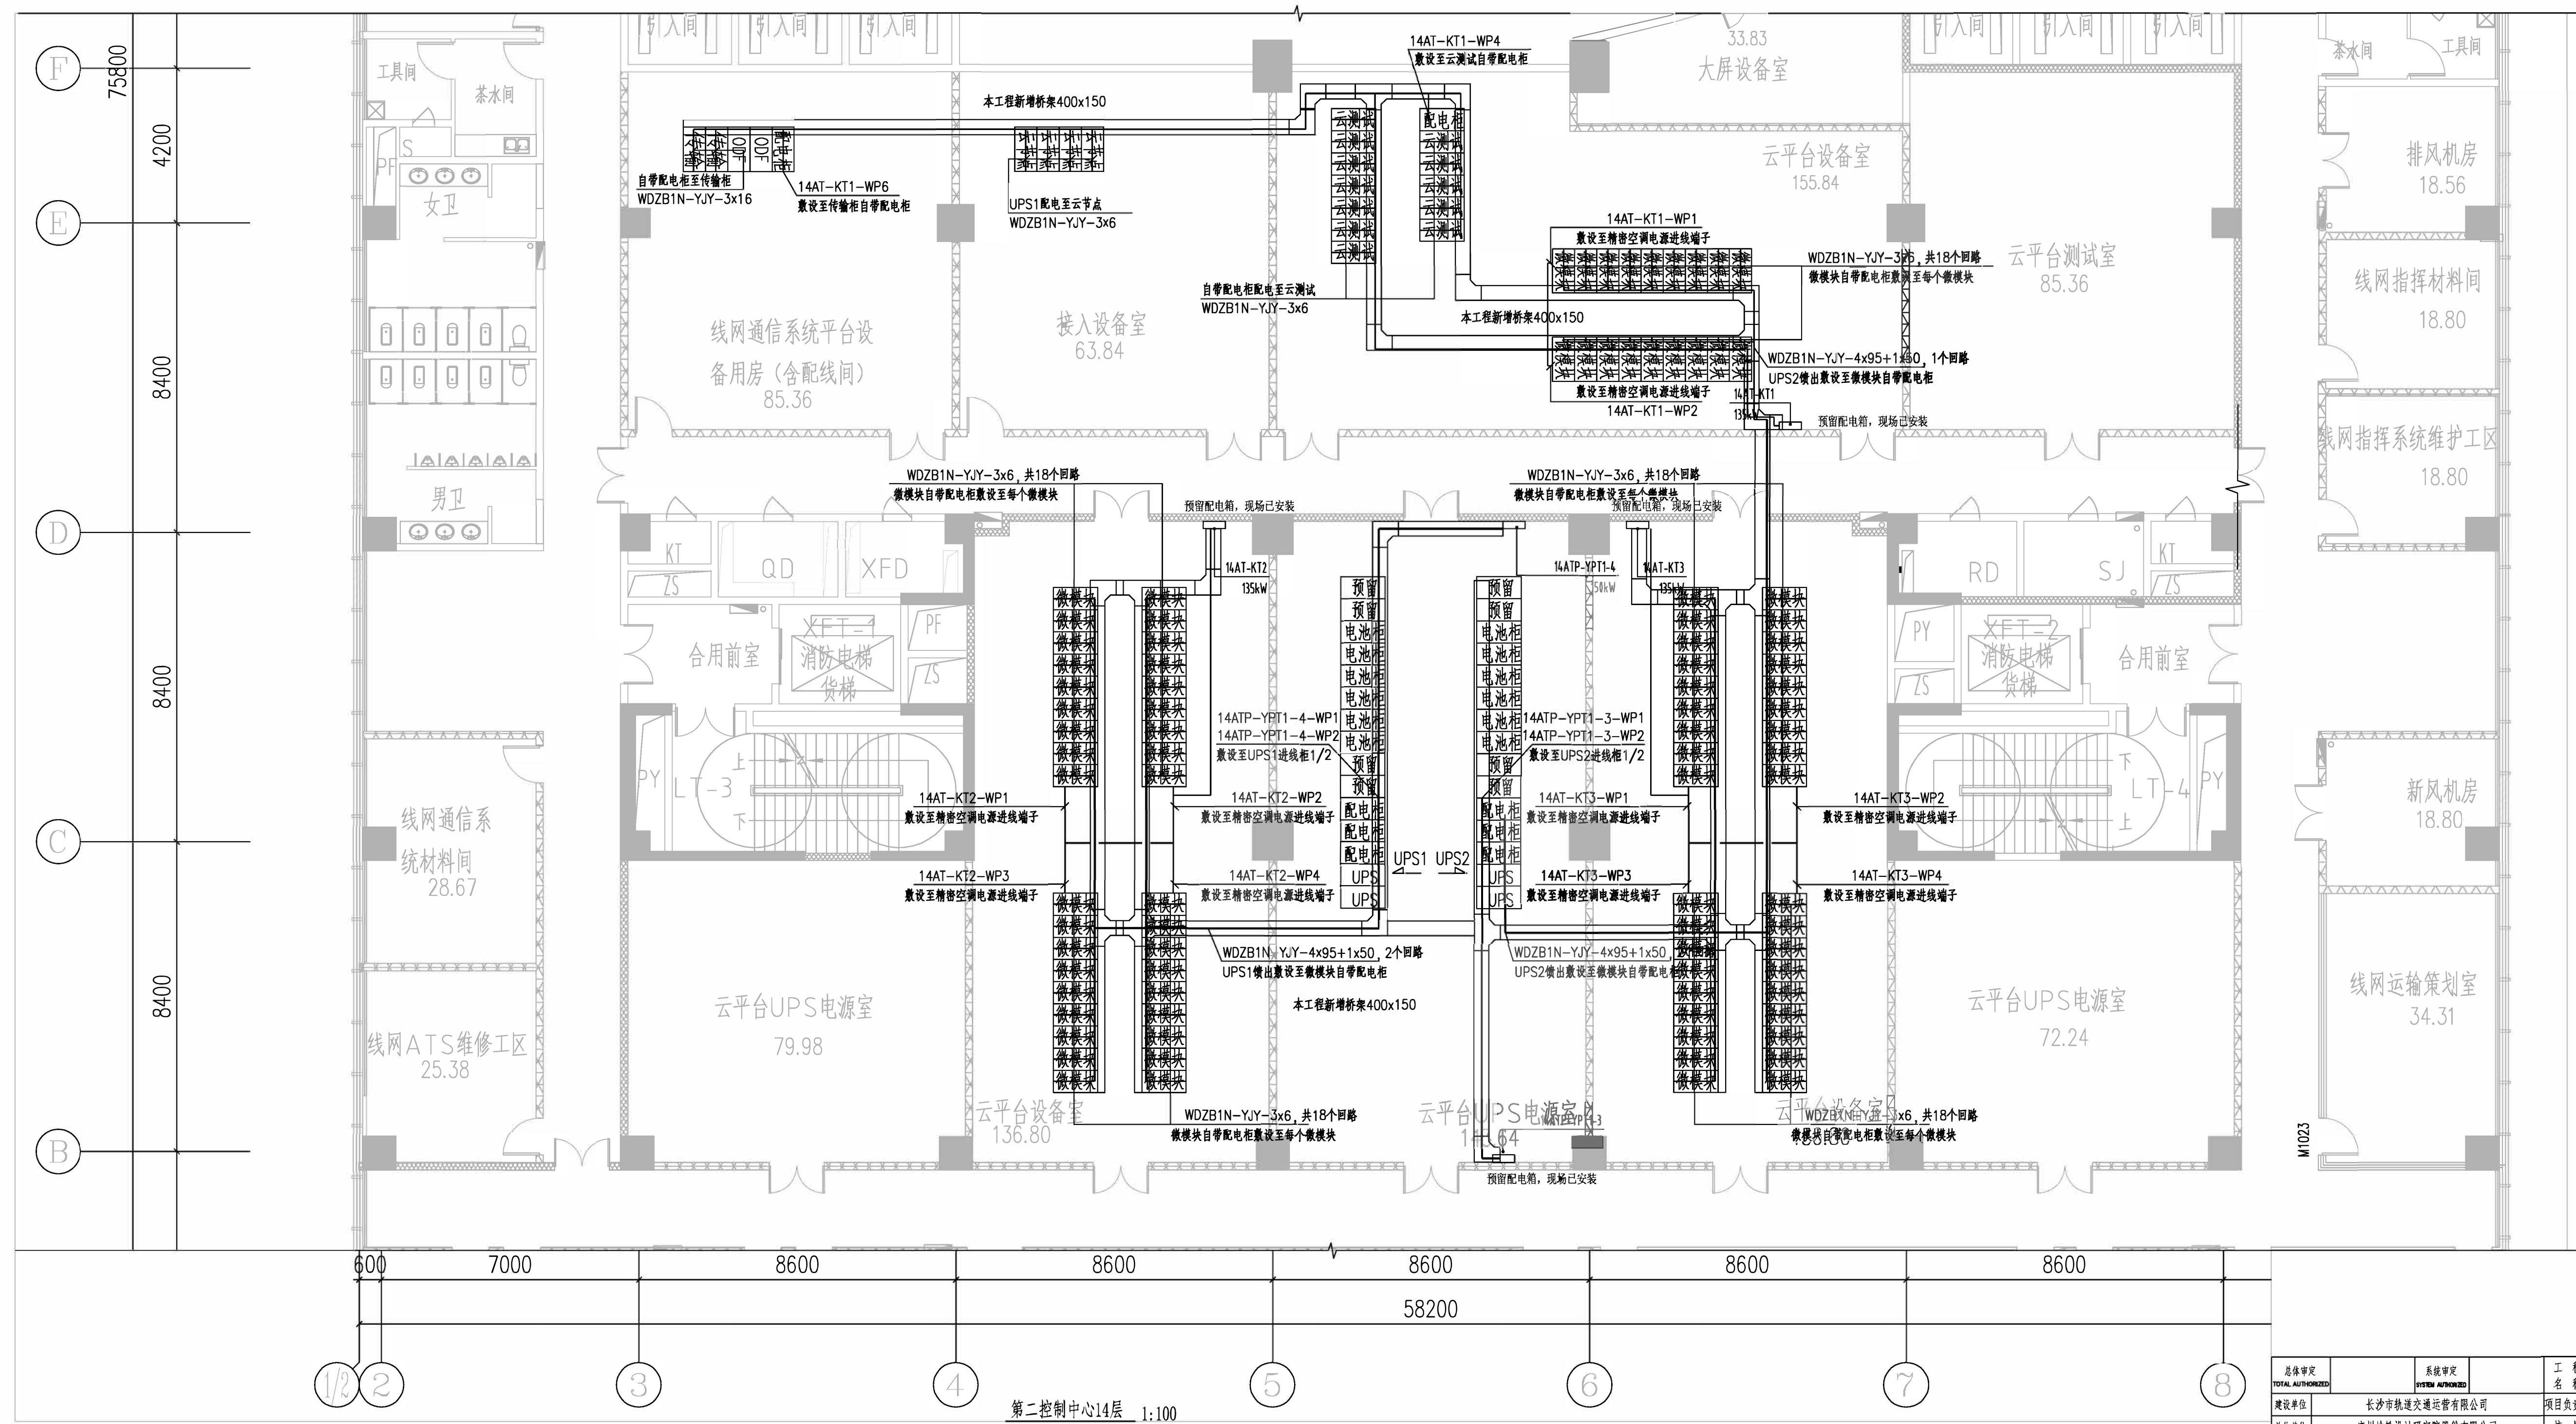


[illegible]

本图仅作为施工招标使用,仅为示意,最终施工范围以施工图为准。

总体审定		系统审定		工程名称		长沙市轨道交通线网云资源施工安装工程					
TOTAL AUTHORIZED		SYSTEM AUTHORIZED		负责人							
建设单位	长沙市轨道交通运营有限公司			项目负责人	熊晓峰	熊晓峰	审定		图名	杜花路第二控制中心	业务号
总体单位	广州地铁设计研究院股份有限公司			校核人	段祺鹏	段祺鹏	审核	熊晓峰	熊晓峰	配电系统图二	阶段
设计单位	广州地铁设计研究院股份有限公司			专业负责人	肖振鹏	肖振鹏	设计	肖振鹏	肖振鹏	图号/电子文档: TZY-2-011	日期
											2024.02