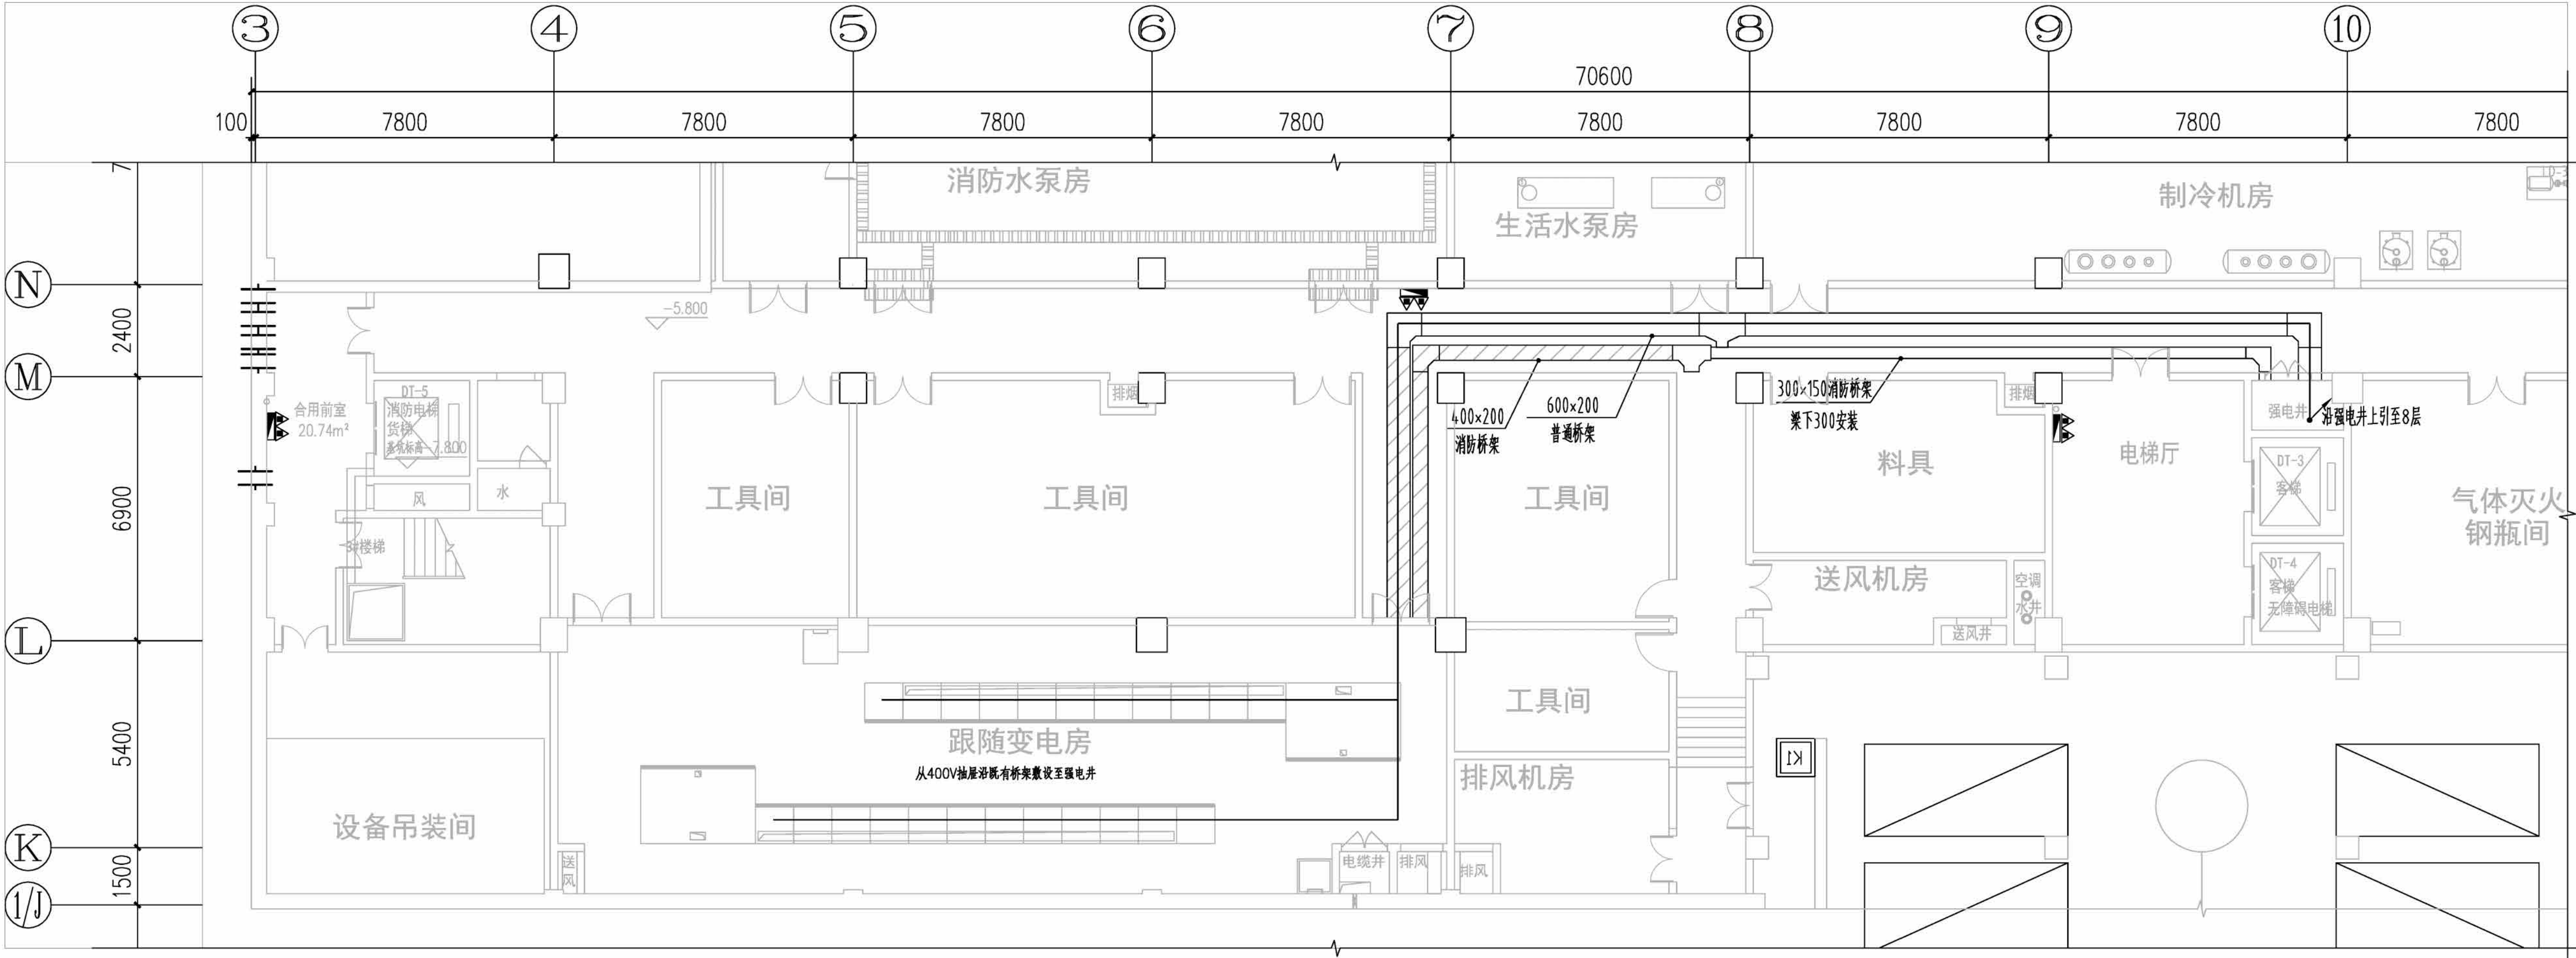


[illegible]

本图仅作为施工招标使用,仅为示意,最终施工范围以施工图为准。

综合楼地下一层 1:100

总体审定 TOTAL AUTHORIZED		系统审定 SYSTEM AUTHORIZED		工程名称 长沙市轨道交通线网云资源施工安装工程	
建设单位	长沙市轨道交通运营有限公司	项目负责人	熊晓峰	熊晓峰	审定
总包单位	广州地铁设计研究院股份有限公司	校核	熊晓峰	熊晓峰	审核
设计单位	广州地铁设计研究院股份有限公司	专业负责人	肖磊	肖磊	设计
				图名	水渡河车辆段 配电系统图一
				图号/电子文档	YYZ-Z-013
				日期	2024.02