


工点	建筑	给排水	通风空调	电气	通信	通风空调	建筑	工程类别	BLW
会签	结构	动力照明		强电	弱电	综合监控	给排水	结构	
会签	桥梁	桥架		控制	SCADA		消防	建筑	
会签	设备	水泵		通风	ARU		通风、消防	设备	
会签	通风空调	风管		送风	信号		通风、消防	通风	

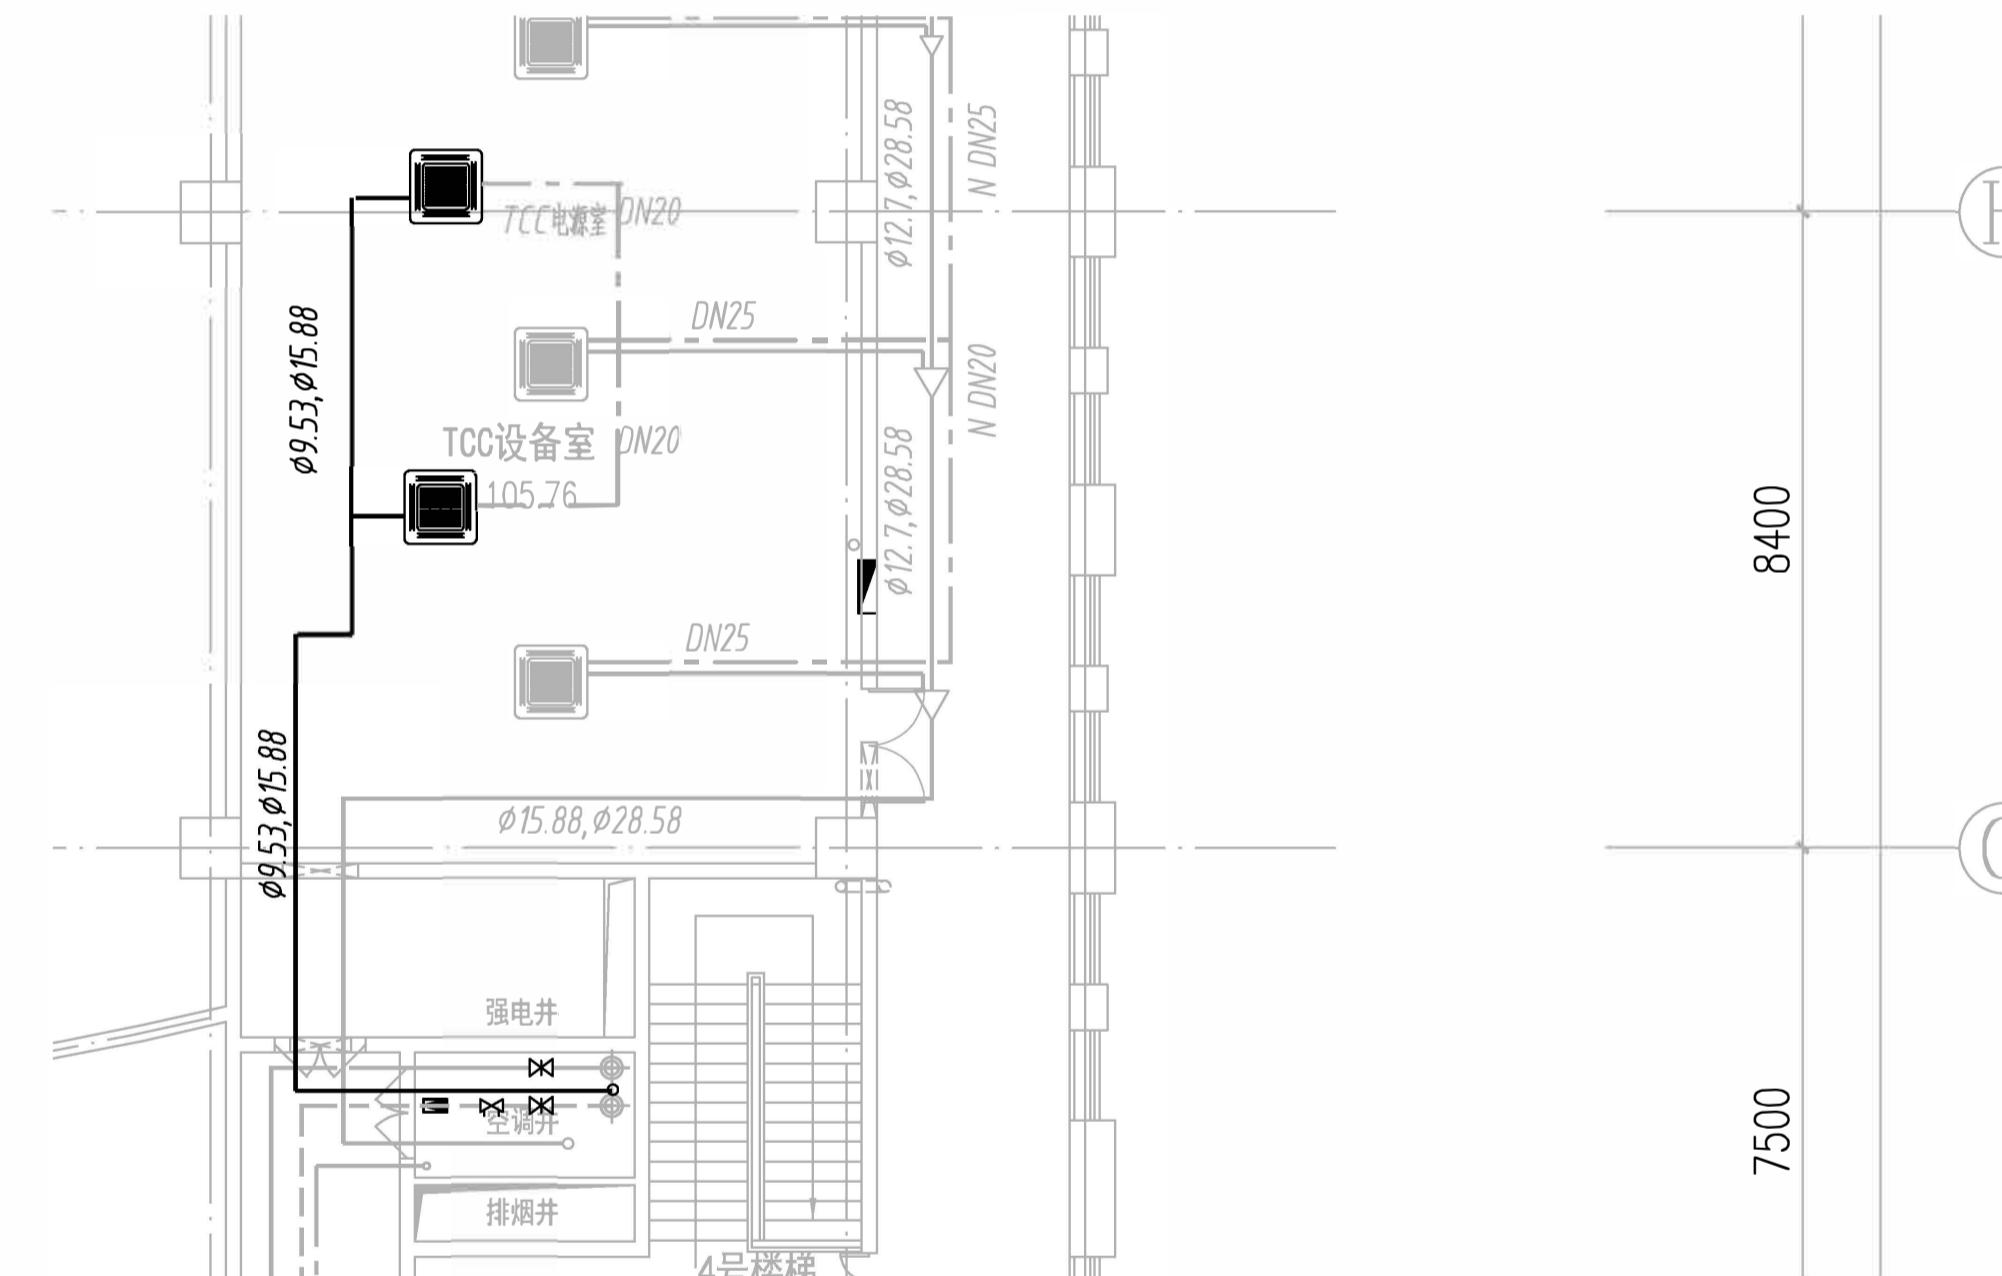

说明：
本图仅作为施工招标使用，仅为示意，
最终施工范围以施工图为准。

总体审定 TOTAL AUTHORIZED		系统审定 SYSTEM AUTHORIZED		工程 名称	长沙市轨道交通线网云资源施工安装工程								
建设单位	长沙市轨道交通运营有限公司	项目负责人	熊晓峰	熊晓峰	审定					图名	杜花路第一控制中心	业务号	
总体单位	广州地铁设计研究院股份有限公司	校核	刘亚成	刘亚成	审核	熊晓峰	熊晓峰			阶段			
设计单位	广州地铁设计研究院股份有限公司	专业负责人	李首亨	李首亨	设计	李首亨	李首亨			图号/电子文档	YZY-Z-015	日期	2024.02